


LEGENDA MÍSTNOSTÍ

Č.M.	ÚČEL MÍSTNOSTI	m ²
1.01	ZAVĚTRĚÍ	4,00
1.02	ZÁDVEŘÍ	6,00
1.03	KOUPELNA	5,30
1.04	CHODBA	12,60
1.05	TECHNICKÁ MÍSTNOST	5,90
1.06	CHODBA	3,30
1.07	WC	2,60
1.08	KOUPELNA	8,60
1.09	POKoj	18,80
1.10	POKoj	17,50
1.11	POKoj	13,20
1.12	OBYVACÍ POKOJ+JIDELNA	47,40
1.13	KUCHYŇ	9,20
1.14	SPÍŽ	2,70
1.15	TERASA	33,20

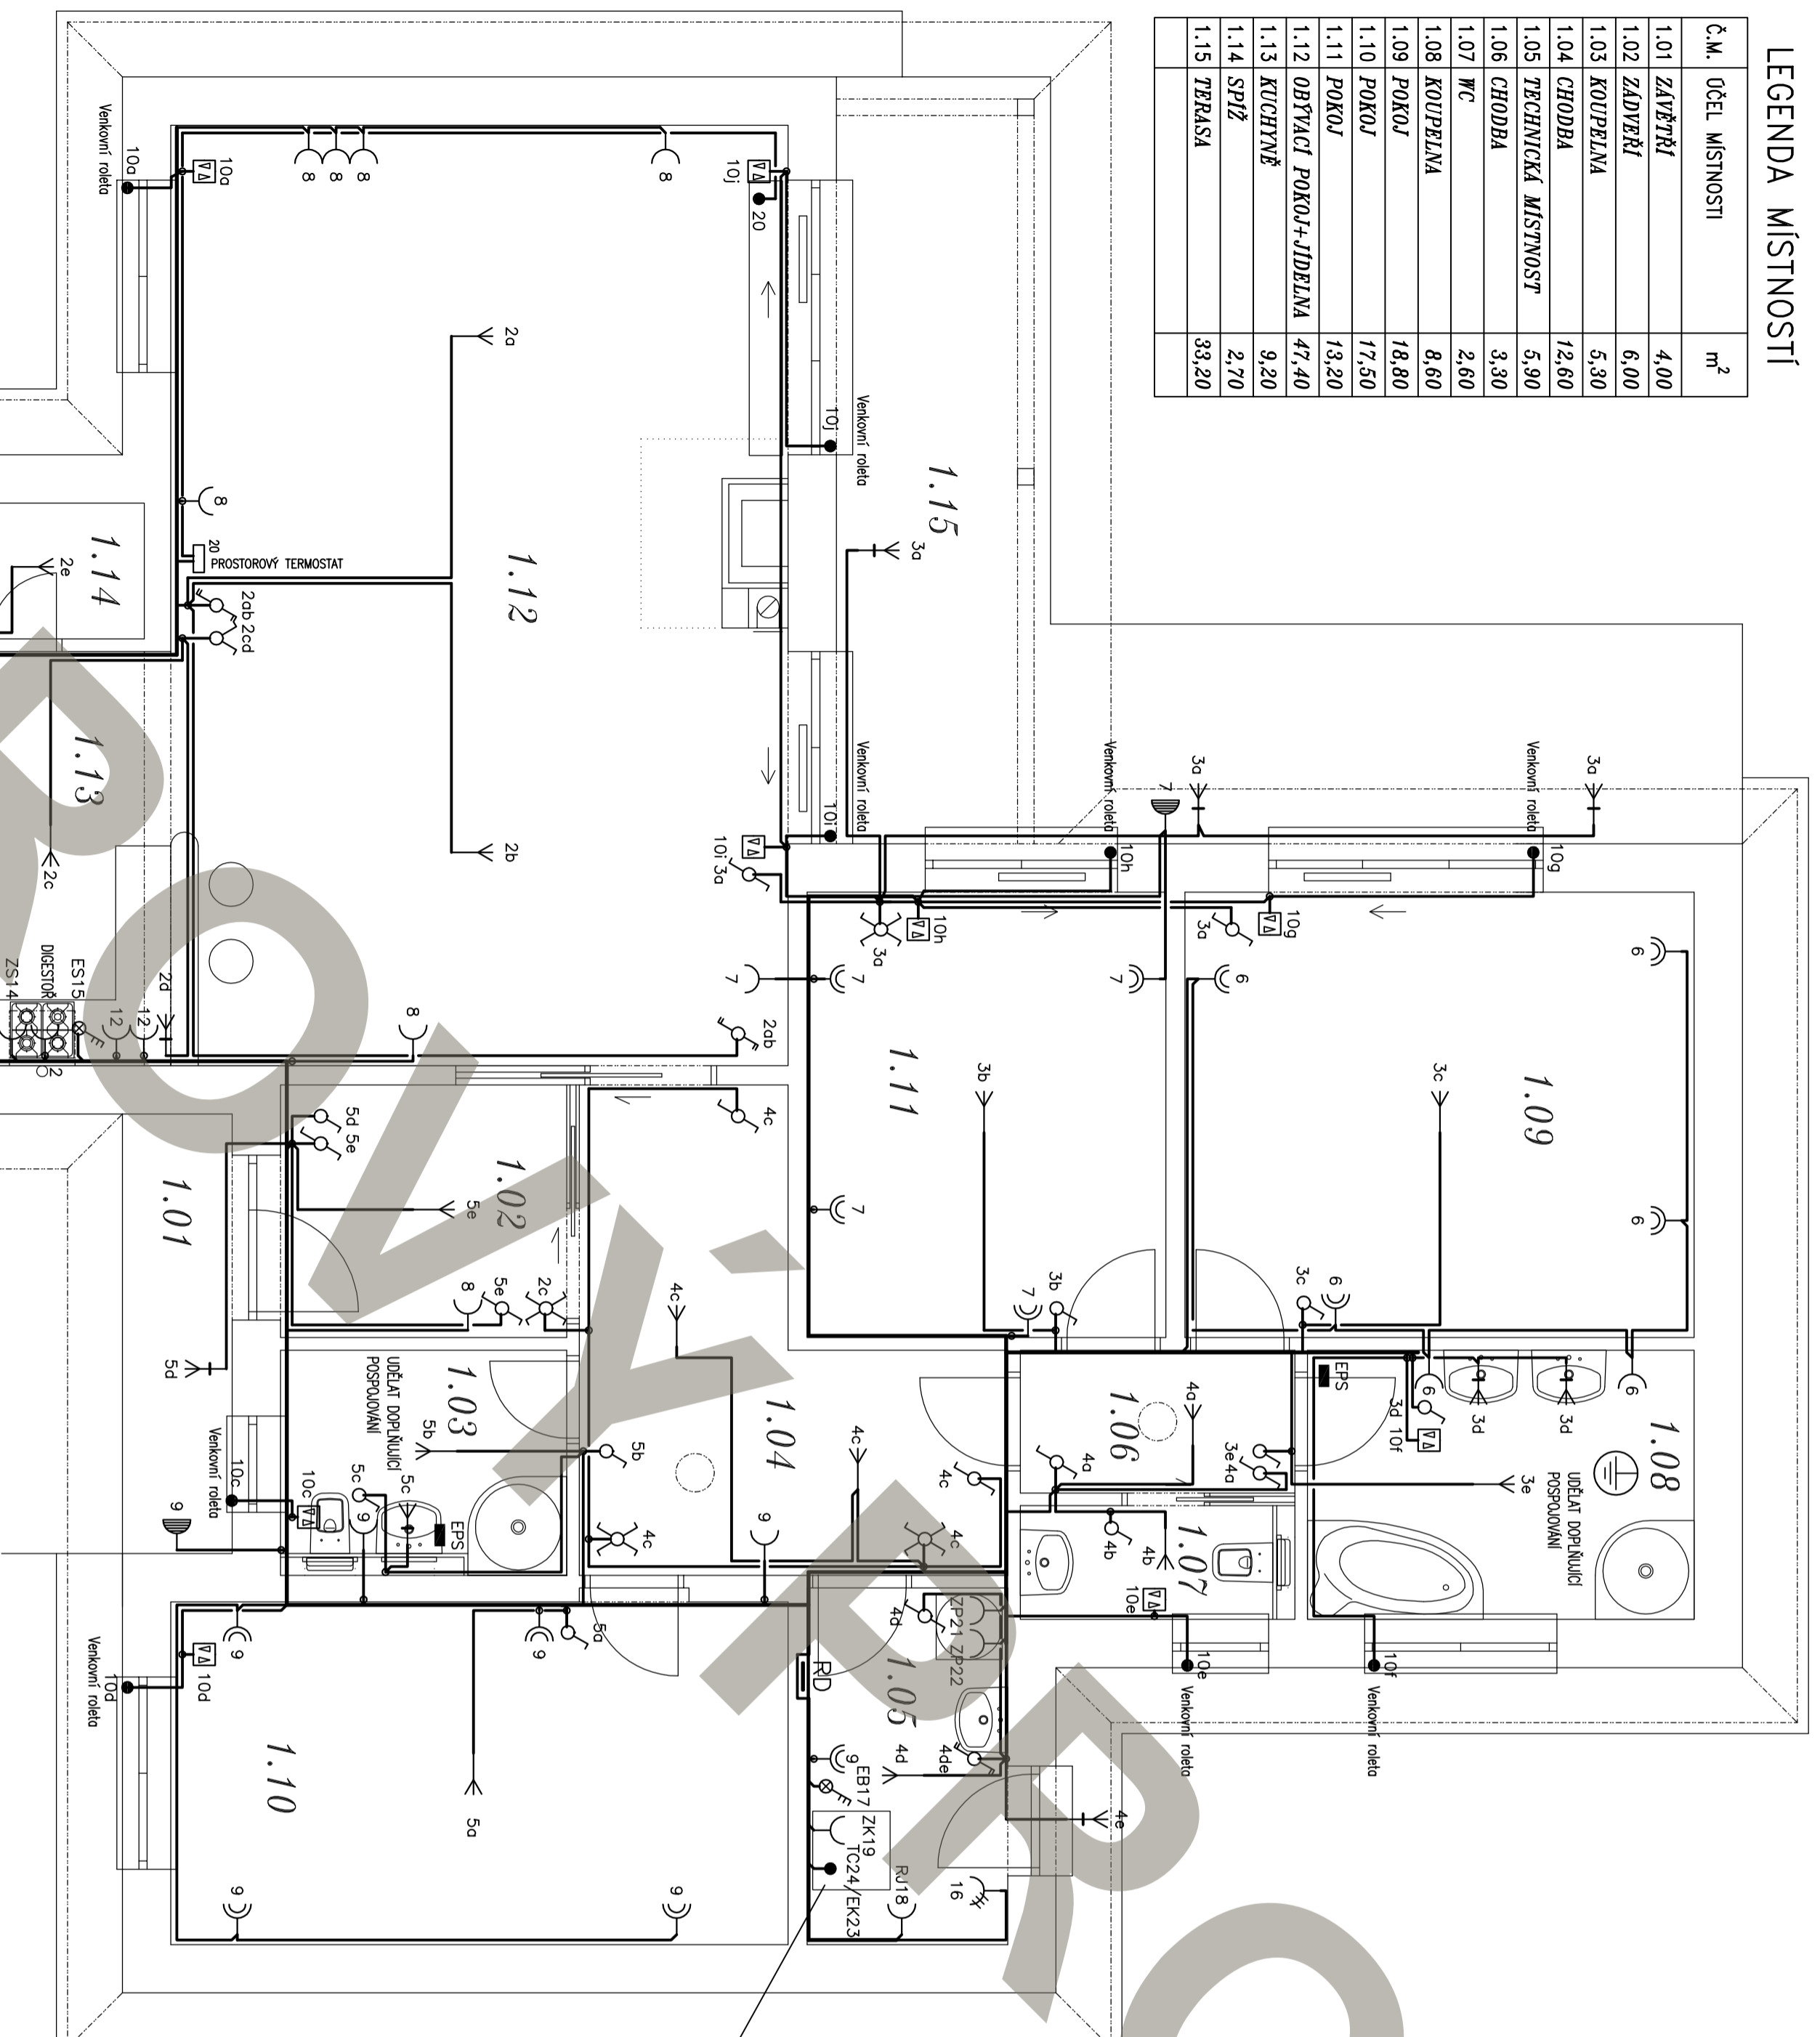

LEGENDA:

- SPINAČ 230V, 10A, 6.1, IP20
Hoger, Berker S.1, 3031 + 16208989
- SPINAČ 230V, 10A, 6.5, IP20
Hoger, Berker S.1, 3035 + 16238989
- SPINAČ 230V, 10A, 6.6, IP20
Hoger, Berker S.1, 3036 + 16208989
- SPINAČ 230V, 10A, 6+6, IP20
Hoger, Berker S.1, 303808 + 16238989
- SPINAČ 230V, 10A, 6.7, IP20
Hoger, Berker S.1, 3037 + 16208989
- ZASUVKA 230V, 16A, JEDNODUCHÁ, IP20
Hoger, Berker S.1, 6768768989
- ZASUVKA 230V, 16A, DVOUTĚ, IP20
Hoger, Berker S.1, 5361858989
- ZASUVKA 400V, 16A, IP44
Hoger, 568001, montáž pod omítku
- VYPÍNAČ 400V/16A S DOUITNÁKOU, IP20
Hoger, Berker S.1, 303303 + 16248989 + 1600
- VYPÍNAČ 400V/25A, IP42
- ZASUVKA 230V, 16A, IP55
Hoger, Berker W.1, 6768803515+6118913505
- KRABICE
- EKVIPOVACIÁLNÍ SVORKOVNICE
- ▭ ROZVADĚČ
- ◀ VÝVOD PRO SVĚTLIDLO STROPNÍ
- ◀ VÝVOD PRO SVĚTLIDLO NÁSTĚNNÉ

Z RD do TC:
 Vývod MLD+
 Vývod HBD +
 Vývod W_{LSB-TC}
 + vývod do venkovní jednotky TČ

1NPE ~ 50Hz, 230V/TN-S
 3NPE ~ 50Hz, 400V/TN-S
 OCHRANA PŘED ÚRAZEM EL. PROUDEM: (ČSN 33 2000-4-41 ed.3)
 ZÁKLADNÍ IZOLACI, KRYTÝ NEBO PŘEPAŽKAMI
 A AUTOMATICKÝM ODPOJENÍM OD ZDROJE V SÍTI TN-S.
 URČENÍ VNĚJŠÍCH VLIVŮ: (ČSN 33 2000-5-51 ed.3)
 A/PROSTŘEDÍ :
 - V MÍSTNOSTECH DOMU - PROSTORY NORMALNÍ.
 PODLE ČSN 33 2000-4-41 ed.2, tabulka NA.4
 - PROSTORY S VANOU NEBO SPRCHOU
 PODLE ČSN 33 2000-7-701 ed.2.
 B/VYUŽITÍ : BA1, BC2, BD1, BE1.
 C/KONSTRUKCE BUDOVY : CA1, CB1.

POZNÁMKA

- ZM - ZASUVKA 230V/16A MÝČKA NADOBÍ
- ZP - ZASUVKA 230V/16A PRAČKA/SUŠIČKA
- TC - TĚPELNÁ CENTRÁLA
- ZS - ZASUVKA 230V/16A EL. TROUBA
- ES - EL. SPORÁK
- ZK - ZASUVKA 230V/16A PLYN. KOTEL
- EK - ELEKTROKOTEL
- EB - EL. BOILER

PLÁNÍ MĚŘÍRE PROJEKTU	ZODP. PROJEKTANT	VYPRACOVAL	KRESLIL	<p>G SEERVIS CZ, s.r.o. Trávníčská 10/257 108 00 Praha 10 IČO: 236 160 333</p>
INČ. LUBOŠ KANĚL	ZDENĚK MUSIL	MIROSLAV ČAHA	MIROSLAV ČAHA	
MÍSTO STAVBY:	RODINNÝ DŮM - LUNA 2			ZDENĚK MUSIL PROJEKČNÍ A KONTROLNÍ VÝVOJ VE ŠKOLE BĚHRO Trávníč 48 675 22 Slavětice
STAVBA:	RODINNÝ DŮM - LUNA 2			FORMÁT: 4 A4 ARCH. Č: U005/2020 STUPEŇ: SR
ČÁST PROJEKTU :	ZAŘÍZENÍ SILNOPROUDÉ ELEKTROTECHNIKY VČ. BLESKOSVODŮ			MĚŘÍTKO 1:50 DĚL. VÝK. D1.4.2.g-1
OBSAH VÝKRESU: PŮDORYS 1.NP				